


STAROSTA
Urząd Miasta i Gminy Ustrzyki Dolne
Wydział Geodezji i Katastru
Zespół Usług Geodezyjnych i Katastralnych
38-700 Ustrzyki Dolne, ul. Piłsudskiego 10

Symbol: 61-6330
Data: 06.02.2014
Opis: 61-6330. 06.02.2014

Uzasadnienie techniczne do projektu przebudowy linii kablowych i urządzeń elektroenergetycznych w miejscowości Ustrzyki Dolne, przy ulicy 1-go Maja od km 38+812 do km 38+866 strona lewa w miejscowości Ustrzyki Dolne. Projektant: mgr inż. Jerzy Lewiński, nr upraw. E-152/01. Data: 06.02.2014.

Zup 12.03.2014 STY
mgr inż. Mariusz Darocha
PRZEWODNICZĄCY
Zespół Usług Geodezyjnych i Katastralnych

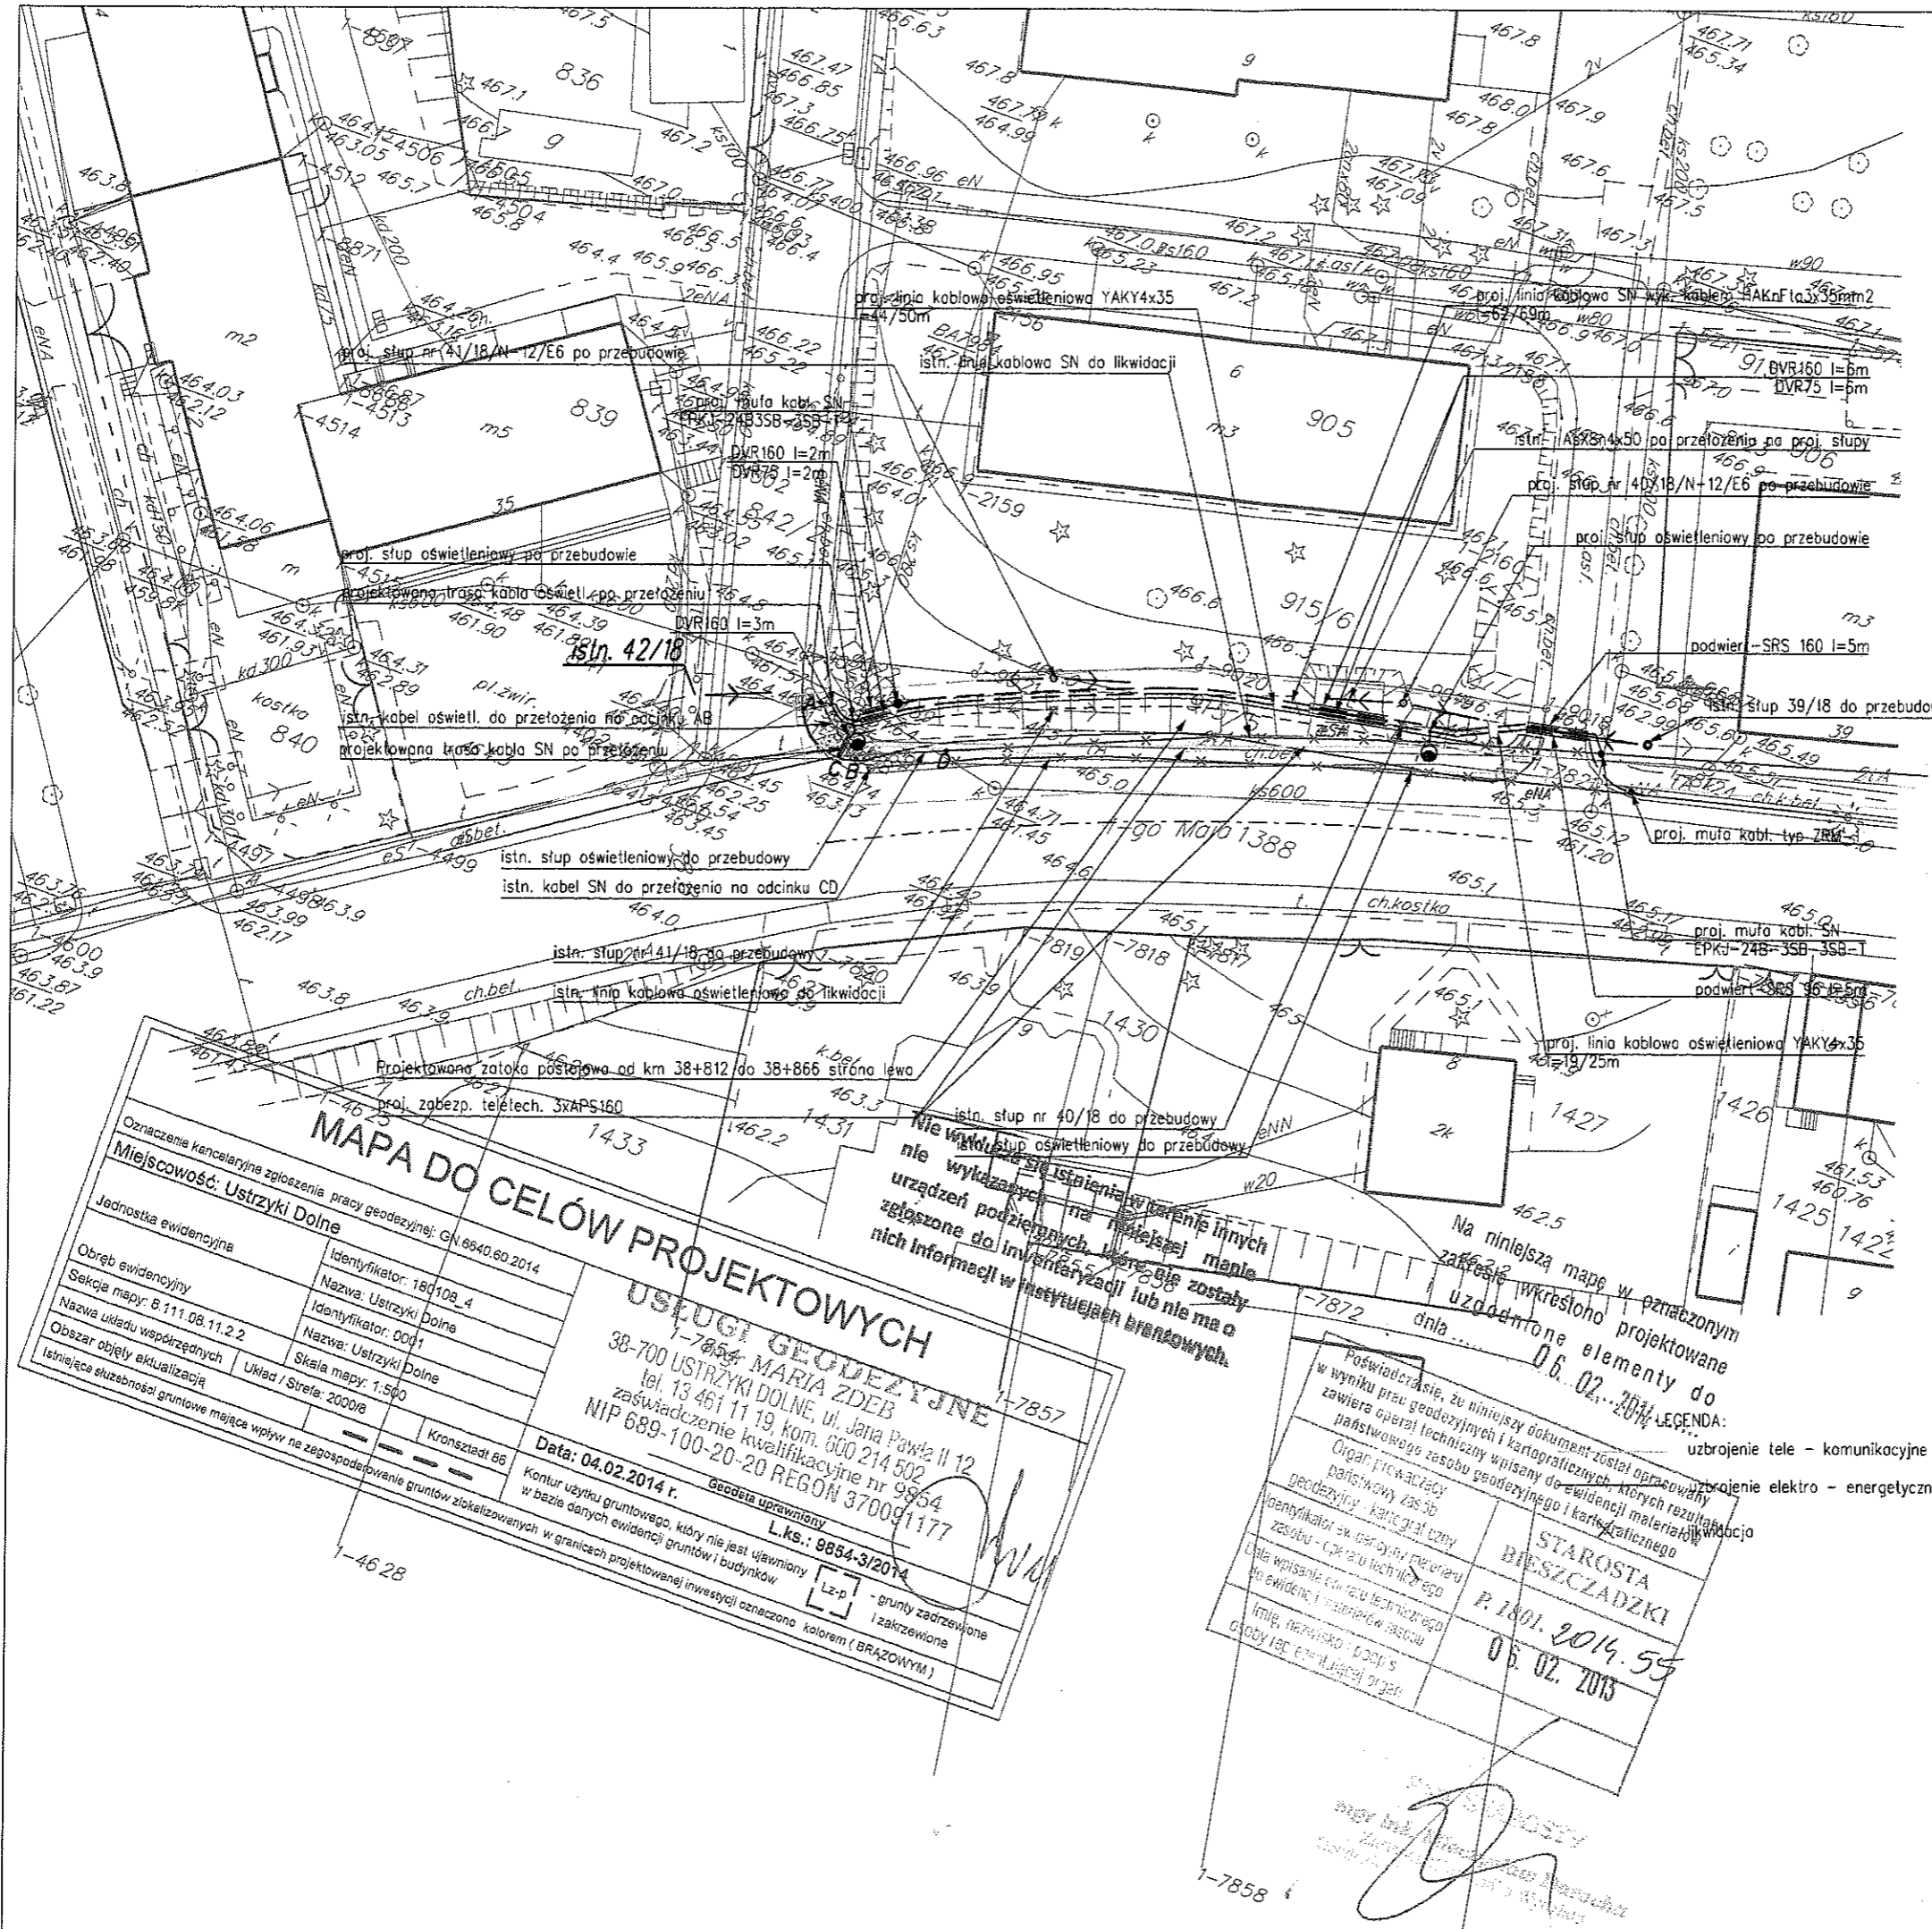

MAPA DO CELÓW PROJEKTOWYCH

Oznaczenia kancelaryjne zgłoszenia pracy geodezyjnej: GN.6840.60.2014

Miejscowość: Ustrzyki Dolne

Jednostka ewidencyjna	Identyfikator: 180108_4
Obszar ewidencyjny	Nazwa: Ustrzyki Dolne
Sekcja mapy: 6.111.08.11.2.2	Identyfikator: 0001
Nazwa układu współrzędnych	Nazwa: Ustrzyki Dolne
Obszar objęty aktualizacją	Skala mapy: 1:500
Istniejące służebności gruntowe mające wpływ na zagospodarowanie gruntów zlokalizowanych w granicach projektowanej inwestycji oznaczono kolorem (BRĄZOWYM)	Układ / Sirela: 2000/8
	Kronstadt 86

USŁUGI GEODEZYJNE

MARIA ZDEB
38-700 USTRZYKI DOLNE, ul. Jana Pawła II 12
tel. 13 461 11 19, Kom. 600 214 502
zaświadczenie kwalifikacyjne nr 9854
NIP 689-100-20-20 REGON 370091177

Data: 04.02.2014 r.
Geodeta uprawniony
L.k.s.: 9854-3/2014

Legenda:
[] - grunty zarezerwowane i zakrzewione

Na niniejszą mapę w oznaczonym zakresie wkręstocho projektowane urządzenia elektroenergetyczne i telekomunikacyjne.

LEGENDA:
uzbrojenie elektroenergetyczne
uzbrojenie telekomunikacyjne

STAROSTA
BIESZCZADZKI
P. 1801.2014.55
06.02.2014

mgr inż. Jerzy Lewiński
nr upraw. E-152/01

bid SANOK Biuro Inżynierii Drogowej w Sanoku s.c. 38-500 Sanok, ul. Sienkiewicza 1/308, tel./fax (013) 46 38 541	
Inwestor: Urząd Miasta i Gminy Ustrzyki Dolne ul. Kopernika 1 38-700 Ustrzyki Dolne	
Nazwa obiektu: Budowa zatoki postojowej w ciągu drogi krajowej Nr 84 Sanok - Krościenko - Granica Państwa przy ulicy 1-go maja od km 38-812 do km 38-866 strona lewa w miejscowości Ustrzyki Dolne	Skala: 1:500
Projektant: mgr inż. Piotr Tarapocki nr upraw.: K-64/01	Data: 02.2014
Weryfikator: mgr inż. Wojciech Radwański nr upraw.: 37/2003	Numer rysunku: 1
Proj. br. elektr.: mgr inż. Jerzy Lewiński nr upraw.: E-152/01	
Nazwa rysunku: PRZEBUDOWA URZĄDZEŃ ELEKTROENERGETYCZNYCH	